


LEGENDA REGOLAZIONE E AUTOMAZIONE EDIFICIO

- ES3 Smart Sensor
- CR.XXX (CR.3) Collettori di distribuzione per impianto a pannelli radianti a pavimento
- AC (ACF) Serbatoio di accumulo acqua calda o refrigerata in acciaio zincato colibentato
- Collettore di centrale con pompa circuito Pannelli radianti
- Area con pannello radiante a pavimento alimentato dal collettore CR.0.01
- Area con pannello radiante a pavimento alimentato dal collettore CR.0.02
- Area ... CR.0.03
- Area ... CR.0.04
- Area ... CR.0.05
- Area ... CR.0.06
- Area ... CR.0.07
- Area ... CR.0.08
- Area ... CR.0.09
- Area ... CR.0.10
- Area ... CR.0.11
- Area ... CR.0.12
- Area ... CR.0.13
- Area ... CR.1.01
- Area ... CR.1.02
- Area ... CR.1.03

PIANTA PIANO TERRA

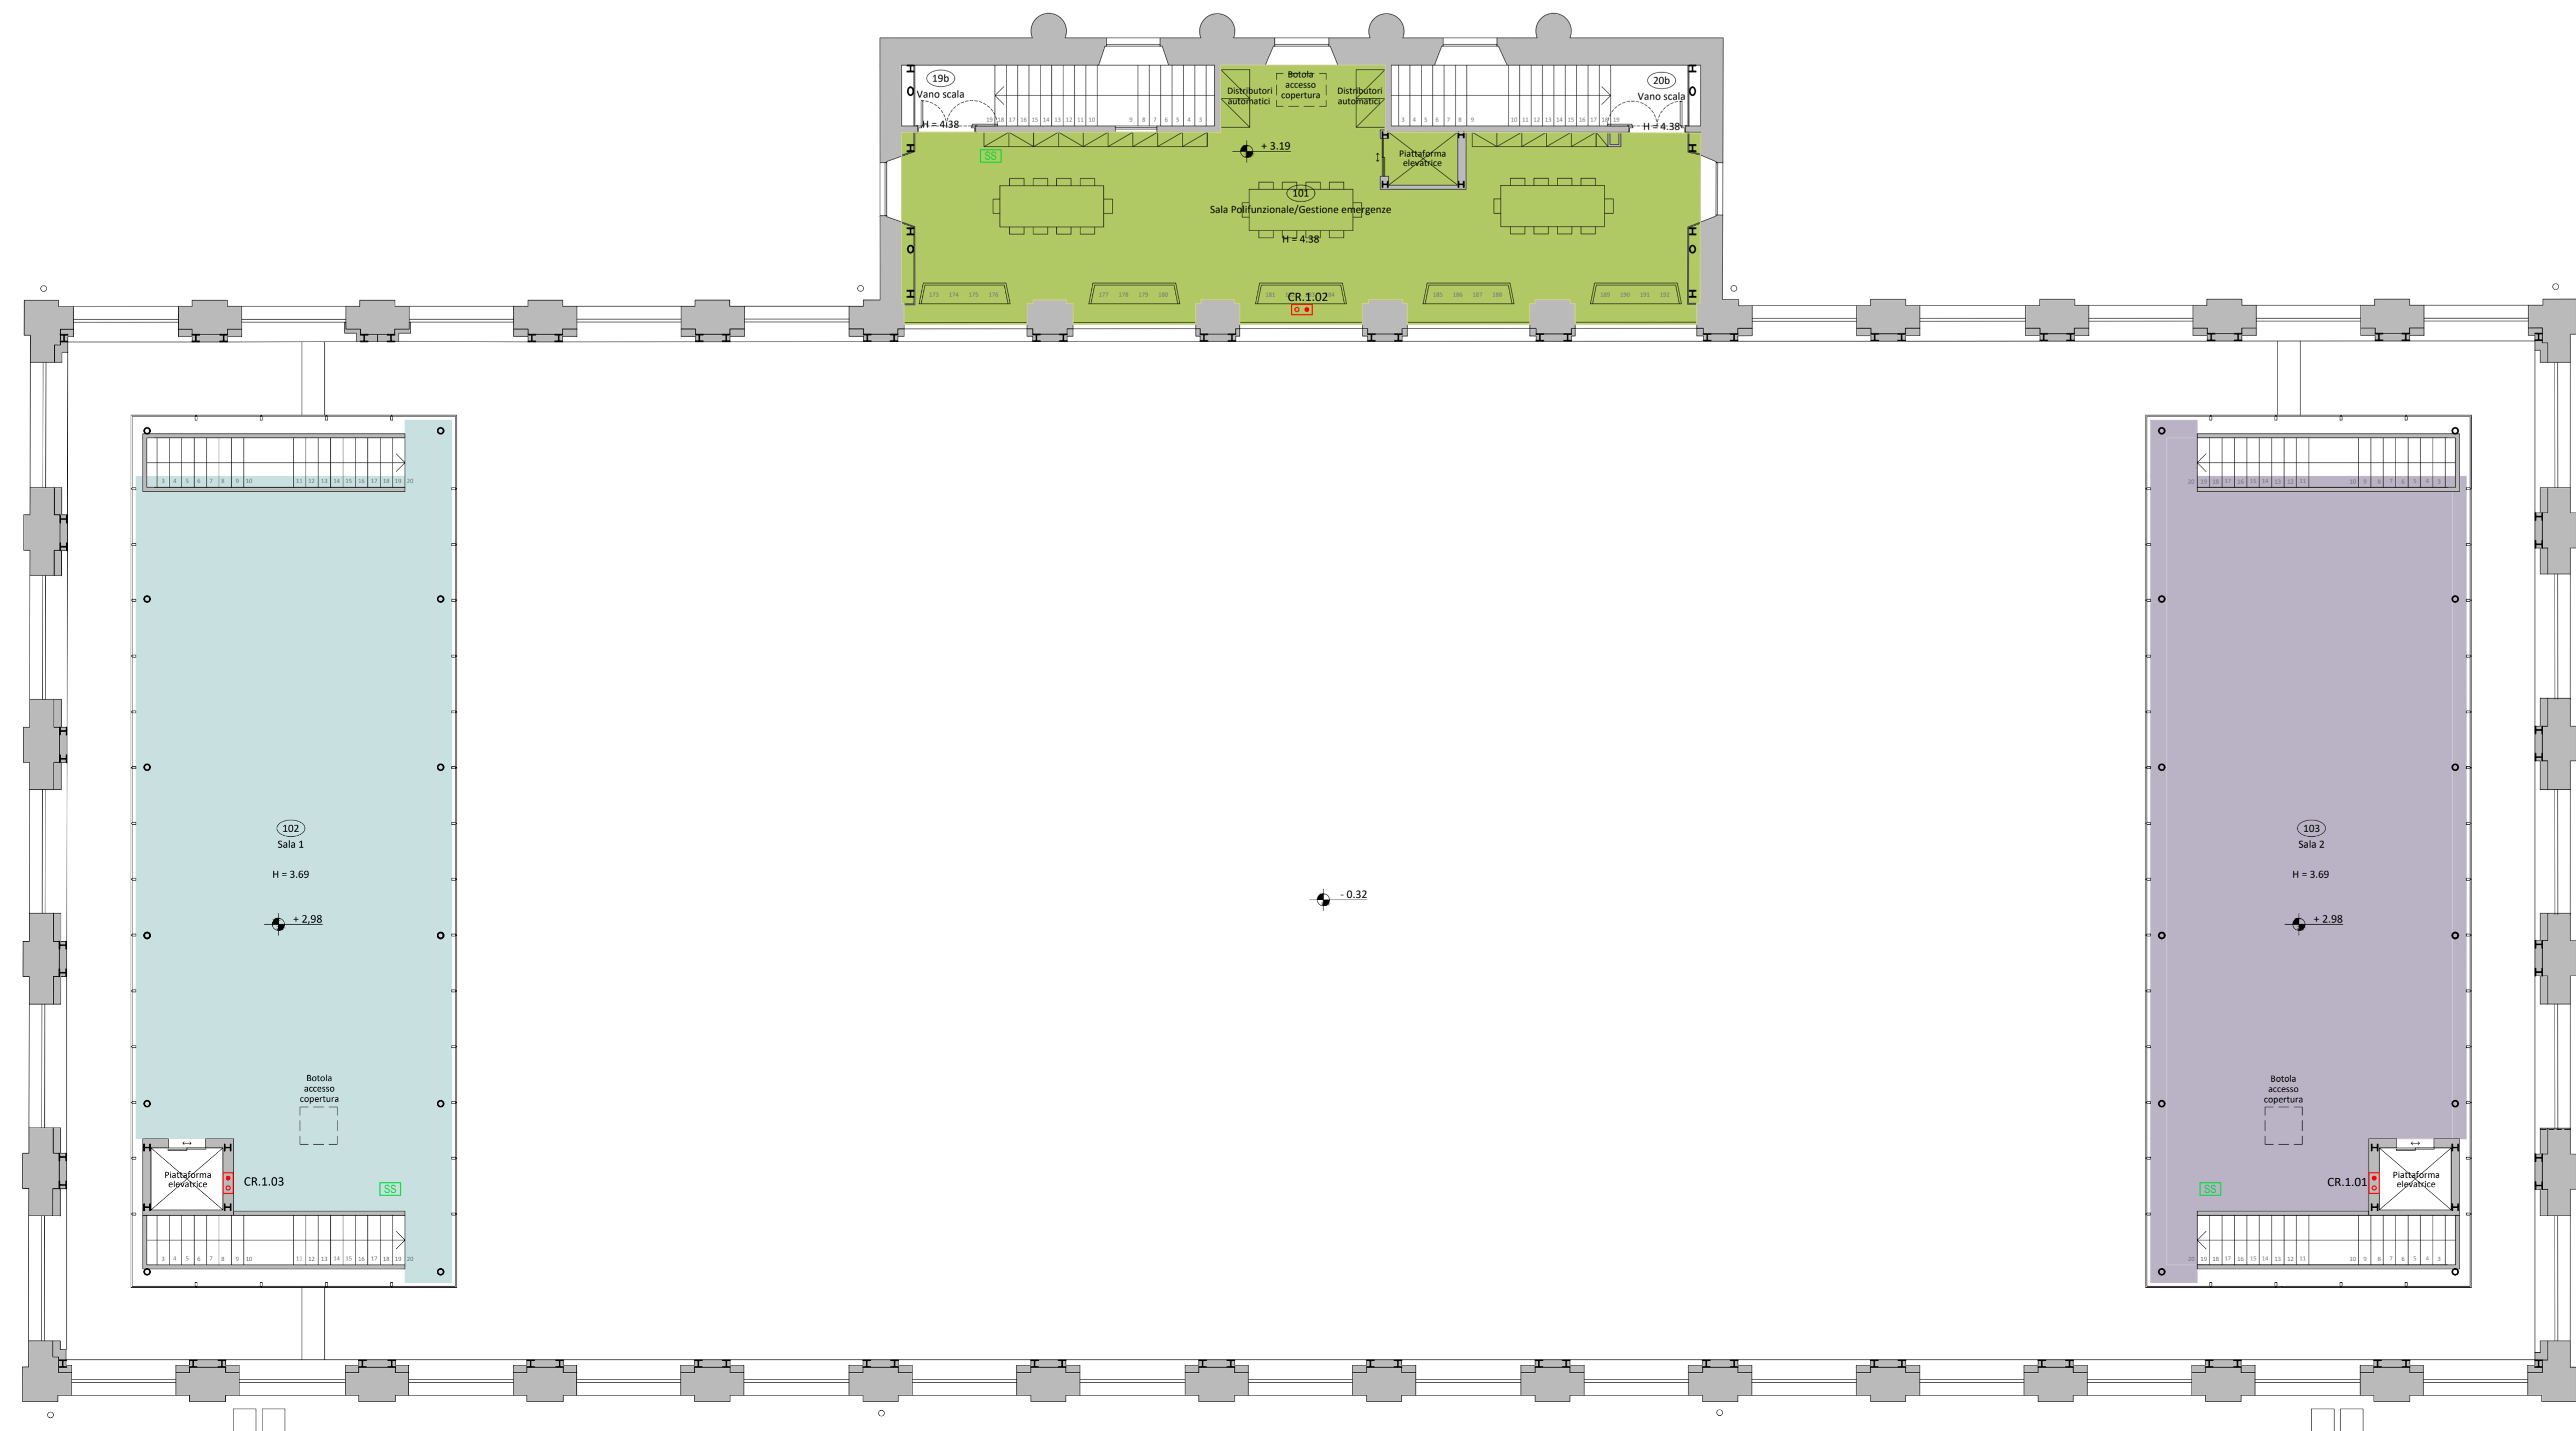

PIANTA PIANO PRIMO

**COMUNE DI LUCCA**  
 PROVINCIA DI LUCCA  
 SETTORE DIPARTIMENTALE S. LAVORI PUBBLICI, URBANISTICA, TRAFFICO

Dirigente:  
 Ing. Antonella Giannini  
 Responsabile Unico del Procedimento:  
 Ing. Eleonora Colonnata

**PIANO NAZIONALE DI RIPRESA E RESILIENZA**  
 MISSIONE S: Inclusion e coesione  
 COMPONENTE C2: Infrastrutture sociali, famiglie, comunità e terzo settore  
 INVESTIMENTO 2.1: Investimenti in progetti di rigenerazione urbana volti a ridurre situazioni di emarginazione e degrado sociale

**RESTAURO "PALESTRA BACCHETTONI"**  
**CUP: J67F19000390006**

REGOLAZIONE E AUTOMAZIONE EDIFICIO

**PROGETTO ESECUTIVO**

**CITTA FUTURA**  
 via S. Chiara, 9 - 55100 Lucca  
 tel. 0583/490920 - fax 490921  
 e-mail: posta@cittafutura.com

Responsabile integrazione prestazioni specialistiche:  
 Progetto architettonico:

Strutture:

Previsione incendi - Impianti meccanici:  
 Prevenzione incendi - Energetica:  
 Impianti elettrici ordinari e speciali - Acustica:  
 Coordinamento Sicurezza:  
 Rilievi:

EMISIONE 31/10/2022

REVISIONE

scala 1:100

TAVOLA: **E09**

Produzione:  
 arch. Cristiana Brindisi

Verifica:  
 dott. per. ind. Davide Possamai

Approvazione:  
 Ing. Alfredo Alunni Macerini