


IMPIANTO ANTINCENDIO									
Tratto Tubazione	L. tub. DE75 (m)	L. tub. DE63 (m)	L. tub. DE50 (m)	L. tub. DE50 interni al fabbricato in acciaio 1"3/4(m)	N° Naspi**	n° Valvole	Controtubo De125 (m)	Corrugato De90 (m)	
Contat. - 1	8,00					1		8,00	
Tratto 1 - 2		12,00	2,50		1,5	1			
Tratto 2 - 3		8,00	2,50		9,5	1			
Tratto 3 - 4		23,00	2,50		1,5	1			
Tratto 4 - 5		35,00	2,50		1,5	1			
Tratto 5 - 6		20,00	2,50		9,5	1			
Tratto 6 - 7		11,00	2,50		1,5	1	1		
Tratto 7 - 8		26,00	2,50		1,5	1			
Tratto 8 - 9		6,00	2,50		1,5	1			
Tratto 9 - 10		13,00	4,50		1,5	1	13,00		
Tratto 10 - 11		10,00					10,00		
Tratto 11 - 12		6,00	2,50		1,5			8,00	
Tratto 12 - 1		15,00				1		15,00	
TOTALE	8,00	185,00	27,00		31,00	9	4	23,00	31,00

* Lunghezza totale del tratto dalla derivazione al naspo.
** N° naspi allacciati al nodo iniziale del tratto

PIANO TERRA

- LEGENDA IMPIANTO IDRICO ANTINCENDIO**
- Valvola di intercettazione
 - Anello antincendio in PEAD PN16 De63 - interrato
 - Tubazione antincendio in PEAD PN16 De63 - dentro controtubo De125
 - Tubo corrugato De90 per passaggio cavi di segnalazione
 - Naspo
 - Attacco singolo autopompa per VV.FF. 2"
 - Pozzetto di ispezione 40x40cm
- Le tubazioni antincendio devono essere installate a vista o in spazio nascosti ma accessibili (es. controsoffitto).
Installazione incassata solo nel tratto finale di diramazione con non più di 2 idranti

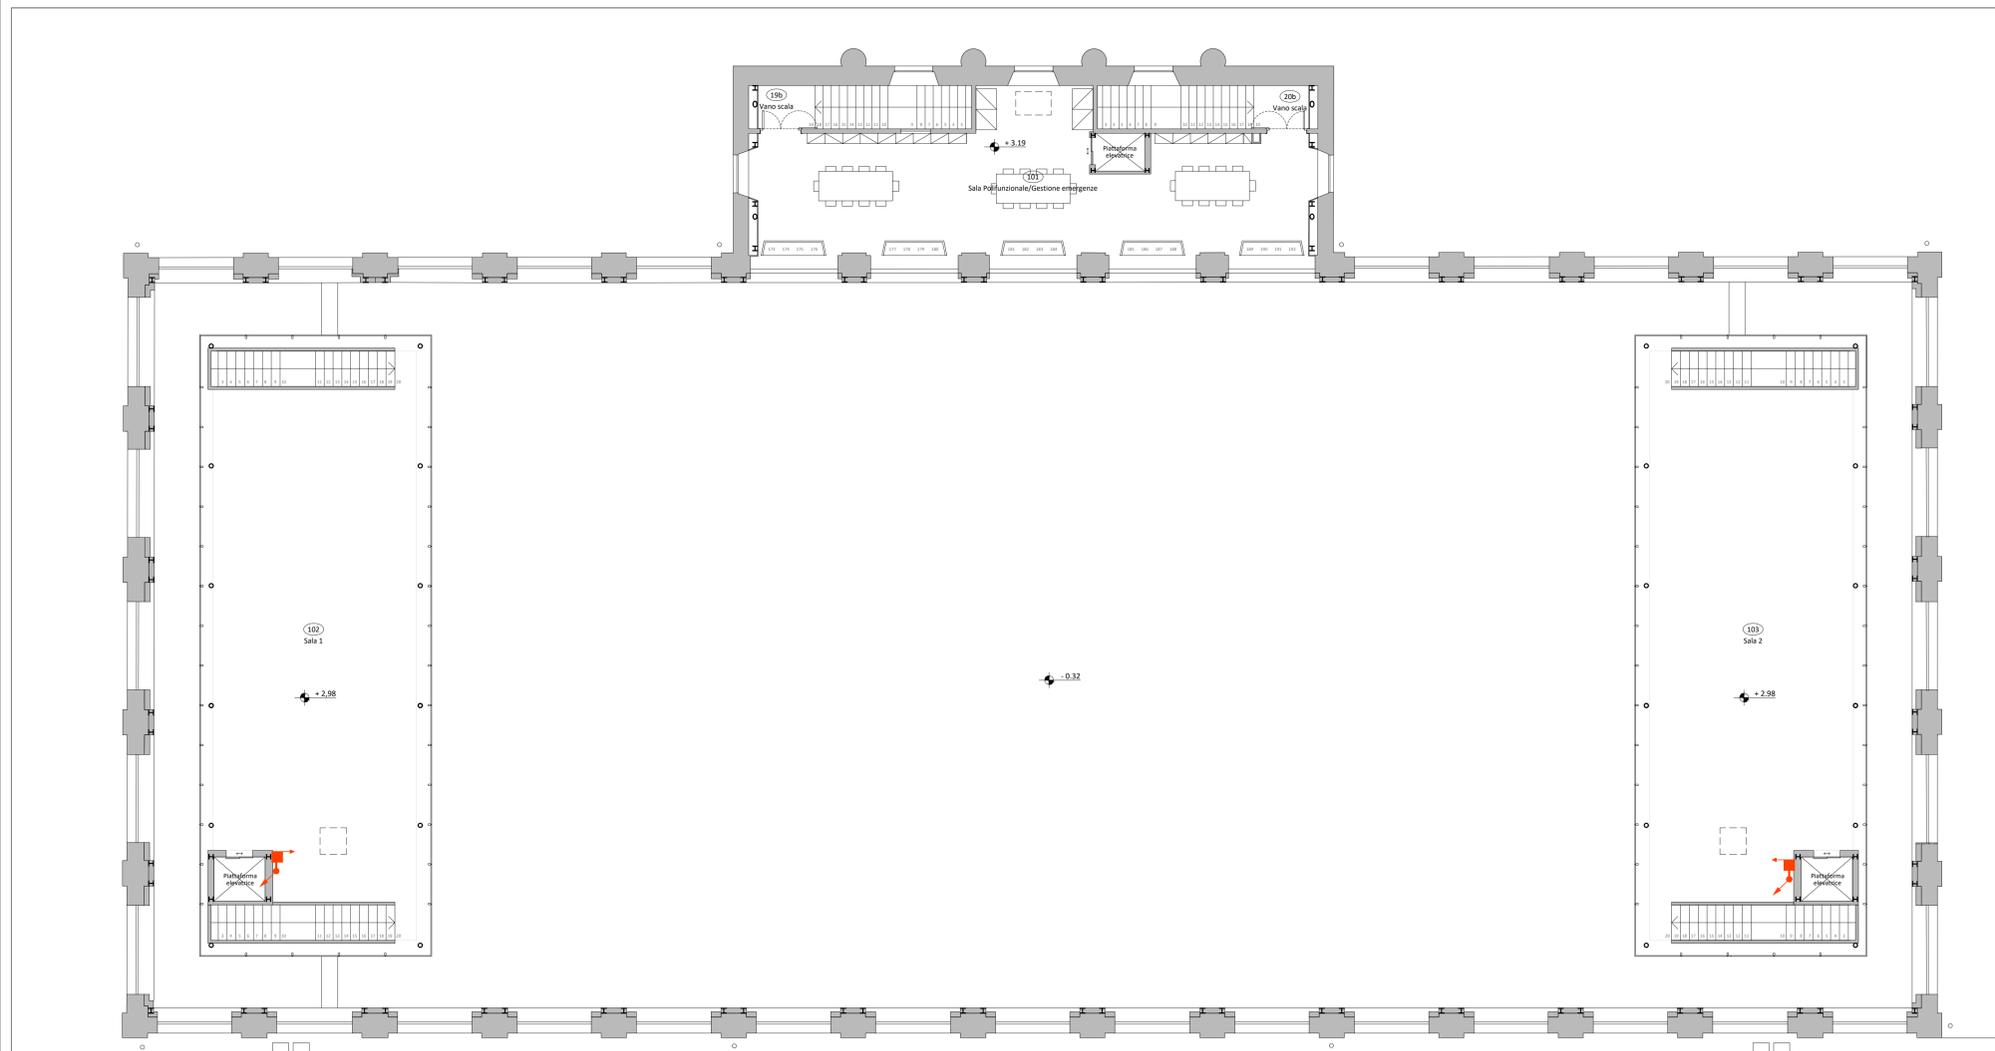

PIANO PRIMO







COMUNE DI LUCCA
PROVINCIA DI LUCCA
SETTORE DIPARTIMENTALE 5 LAVORI PUBBLICI, URBANISTICA, TRAFFICO

Dirigente:
ing. Antonella Giannini
Responsabile Unico del Procedimento:
ing. Eleonora Colonnata

PIANO NAZIONALE DI RIPRESA E RESILIENZA
MISSIONE S: Inclusione e coesione
COMPONENTE C2: Infrastrutture sociali, famiglie, comunità e terzo settore
INVESTIMENTO 2.1: Investimenti in progetti di rigenerazione urbana volti a ridurre situazioni di emarginazione e degrado sociale

RESTAURO "PALESTRA BACCHETTONI"
CUP: J67F19000390006

IMPIANTO IDRICO ANTINCENDIO
Pianta Piano Terra
Pianta Piano Primo

PROGETTO ESECUTIVO

EMISSIONE 31/10/2022
REVISIONE
scala 1:100
TAVOLA: **M07**

Produzione: Arch. Cristiana Brindisi
Verifica: ing. Gianpietro Calissi
Approvazione: ing. Alfredo Alunni Macerini



CITTA FUTURA
via S. Chiara, 9 - 55100 Lucca
tel. 0583/490920 - fax 490921
e-mail: posta@cittafutura.com

Responsabile integrazione prestazioni specialistiche:
Progetto architettonico:

ing. Alfredo Alunni Macerini
arch. Giuseppe Lazari
arch. Elena Carraroli
arch. Cristiana Brindisi
ing. Nubia Salani
geom. Marco Marchi
ing. Giuliano Dalle Mura
ing. Andrea Alunni Macerini
ing. David Lenzi
ing. Gian Piero Calissi
ing. Chiara Calissi
dott. per. ind. Davide Possamai
ing. Paolo Amadio
geom. Alfredo Antonelli

Strutture:
Prevenzione incendi - Impianti meccanici:
Prevenzione incendi - Energetica:
Impianti elettrici ordinari e speciali - Acustica:
Coordinamento Sicurezza:
Rilievi:

Licenze Autodesk n° 3-343-03714459 - n° 1-343-59424826