



- ### LEGENDA
- Percorso di uscita ORIZZONTALE
  - Percorso di uscita verso il BASSO
  - Percorso di esodo L = lunghezza percorso in mt.
  - Numero di moduli uscita di sicurezza
  - Apparecchio segnalazione uscite di sicurezza tipo ZUMTOBEL mod. CROSSIGN 110 P MSC ECD ERI WH o equivalente: installazione in corrispondenza dell'uscita da segnalare posto sopra la porta
  - Livello di illuminazione di emergenza lungo le vie di esodo
  - Pulsante allarme incendio; H<sub>installazione</sub> 1.00m-1.60m da terra
  - Allarme ottico e acustico
  - Estintore; H<sub>installazione</sub> 1.00m-1.50m da terra, impugnatura a circa 1.10m dal piano di calpestio
  - Centralina di rivelazione incendi
  - Rivelatore di fumo
  - Attacco singolo autopompa per VV.FF.
  - Nastro UNI 25 a parete; cassetta installata a circa 0.75m da terra
  - Porta resistente al fuoco
  - Strutture resistenti al fuoco REI 60
  - Pulsante di sgancio di emergenza
  - Pulsante di sgancio di emergenza impianto fotovoltaico
  - Quadro Contatore Palestra
  - Quadro Generale Palestra
  - Quadro Pompa Calore
  - Quadro Volume 1
  - Quadro Spogliatoio Atleti 1
  - Quadro Spogliatoio Atleti 2
  - Quadro Spogliatoio Arbitri 1
  - Quadro Spogliatoio Arbitri 2
  - Quadro Uffici
  - Quadro Fotovoltaico
  - Inverter Fotovoltaico 1
  - Inverter Fotovoltaico 2
  - Gruppo Soccorritori
  - Quadro Campo Fotovoltaico 1
  - Quadro Campo Fotovoltaico 2

PIANTA PIANO TERRA

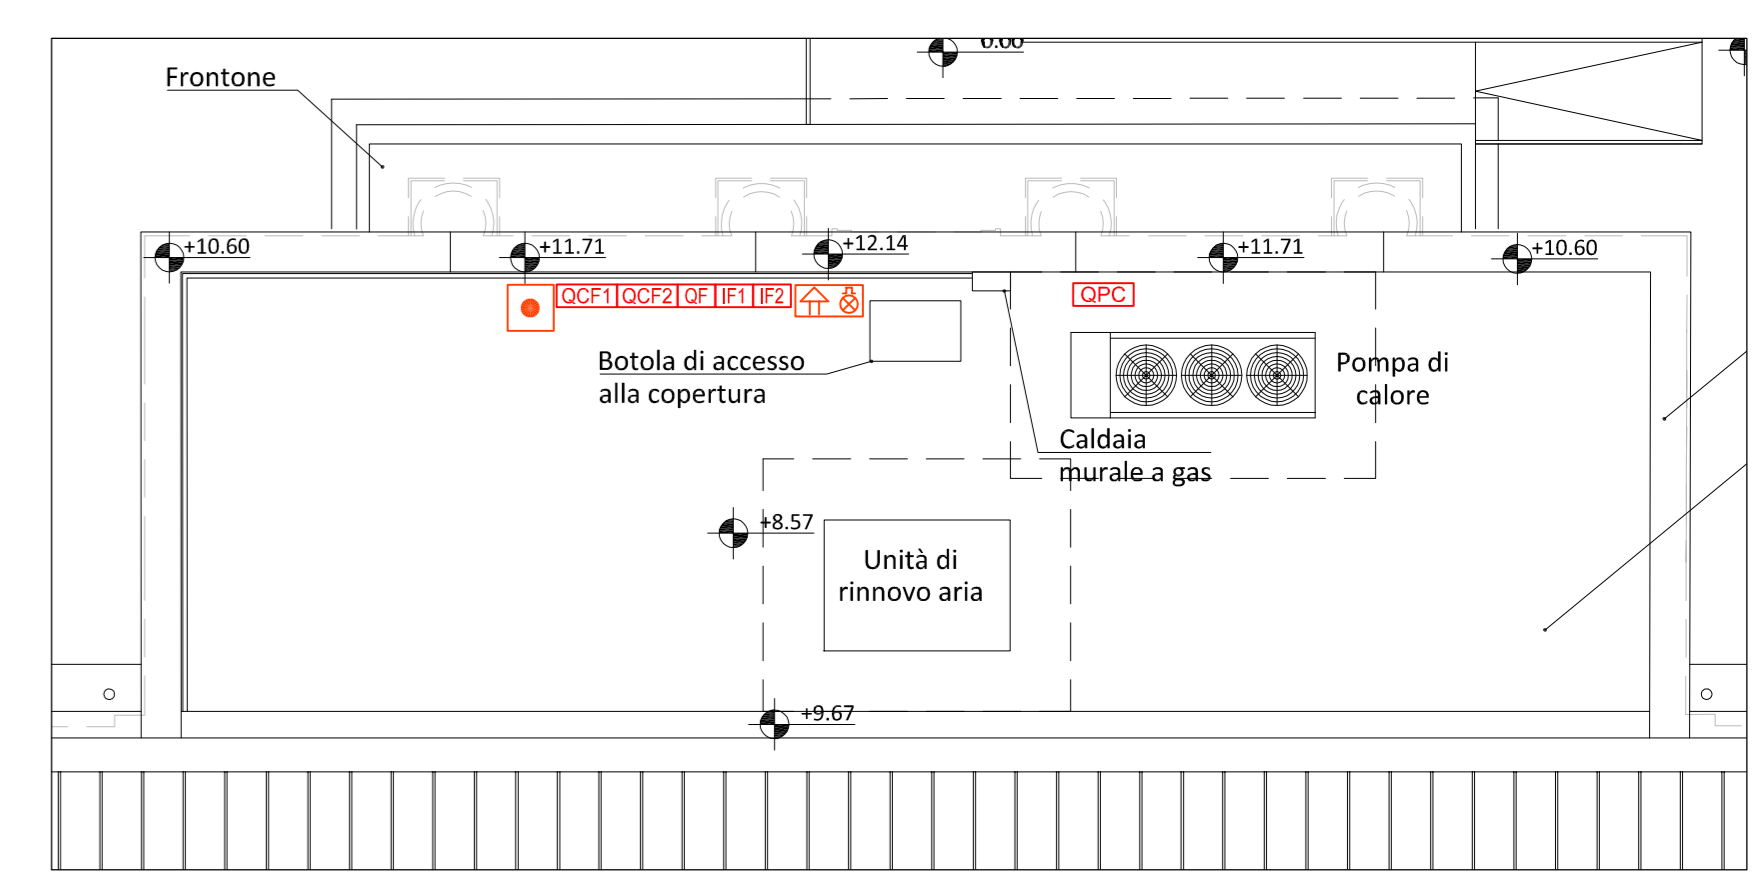

PIANTA PIANO COPERTURA INGRESSO

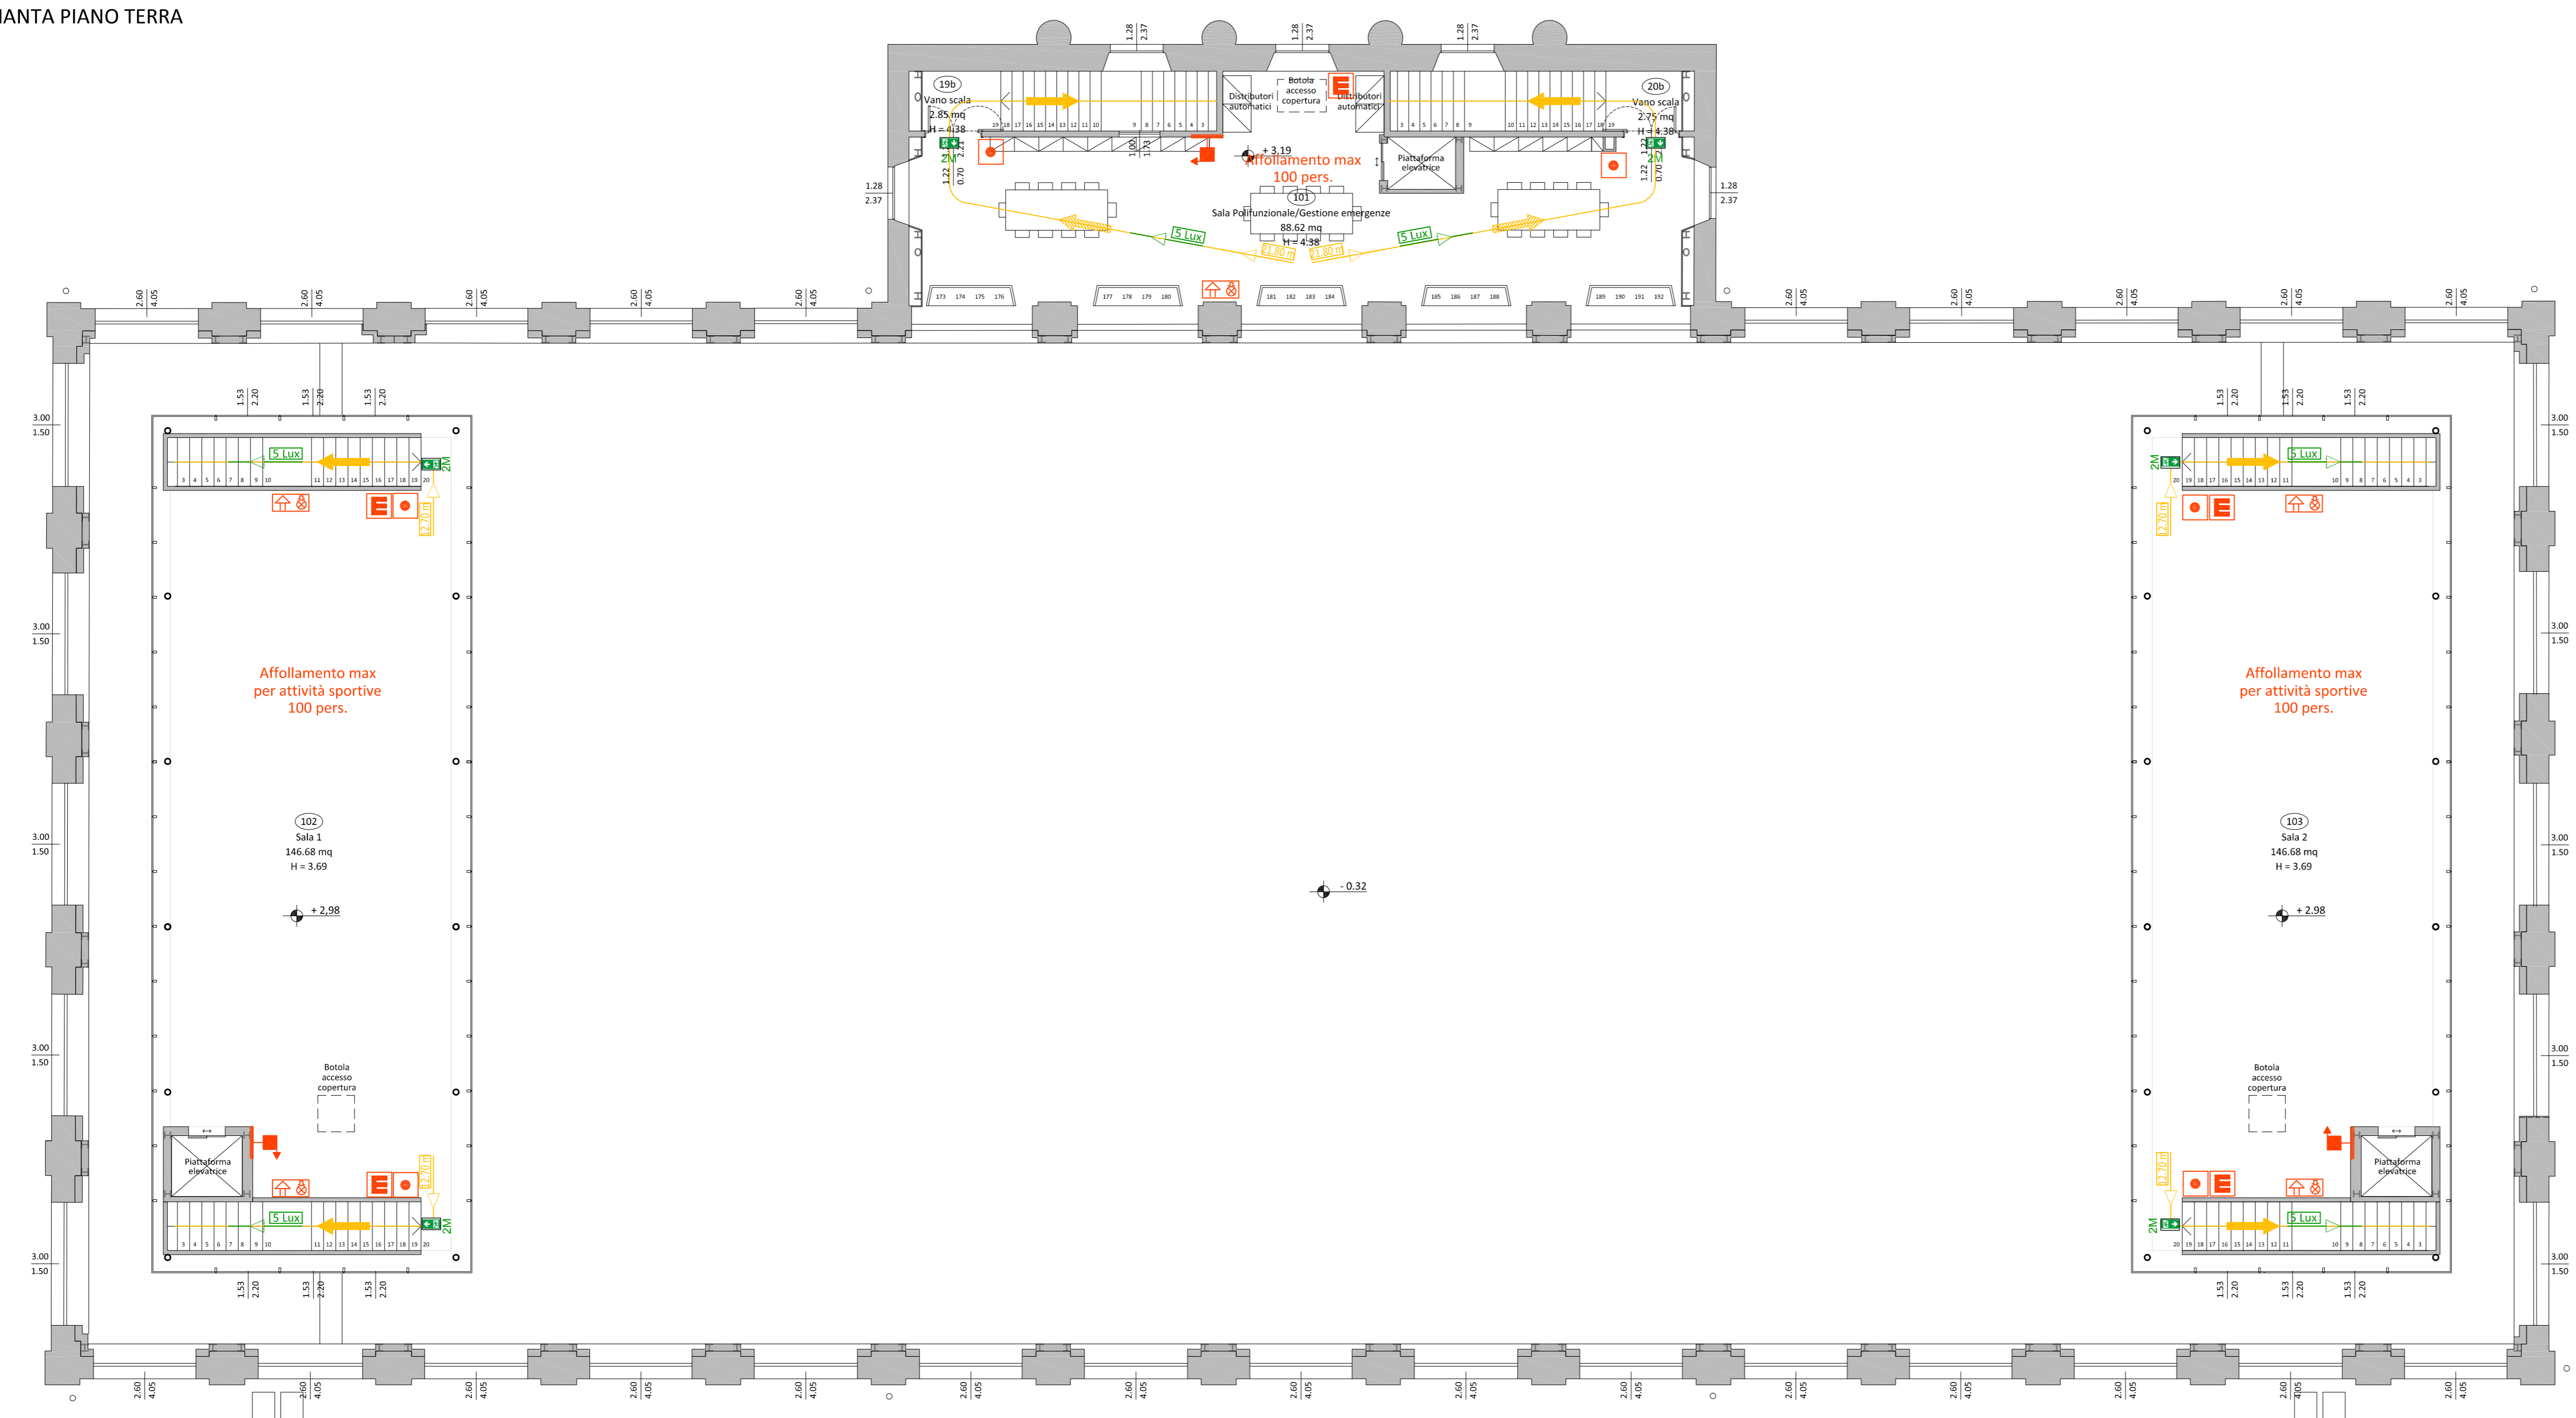

PIANTA PIANO PRIMO



**COMUNE DI LUCCA**  
PROVINCIA DI LUCCA  
SETTORE DIPARTIMENTALE S.LAVORI PUBBLICI, URBANISTICA, TRAFFICO

Dirigente:  
ing. Antonella Giannini  
Responsabile Unico del Procedimento:  
ing. Eleonora Colonata



Finanziato dall'Unione europea  
NextGenerationEU



**PIANO NAZIONALE DI RIPRESA E RESILIENZA**  
MISSIONE S: Inclusion e coesione  
COMPONENTE C2: Infrastrutture sociali, famiglie, comunità e terzo settore  
INVESTIMENTO 2.1: Investimenti in progetti di rigenerazione urbana volti a ridurre situazioni di emarginazione e degrado sociale

**RESTAURO "PALESTRA BACCHETTONI"**  
CUP: J67F19000390006

**PREVENZIONI INCENDI**  
Piante

**PROGETTO ESECUTIVO**



via S Chiara, 9 - 55100 Lucca  
tel. 0583/490920 - fax 490921  
e-mail: posta@cittafutura.com

Responsabile integrazione prestazioni specialistiche:  
Progetto architettonico:

Strutture:  
Prevenzione Incendi - Impianti meccanici:  
Prevenzione Incendi - Energetica:  
Impianti elettrici ordinari e speciali - Acustica:  
Rilievi:

EMMISSIONE 31/10/2022  
REVISIONE 23/12/2022  
scala 1:100  
**TAVOLA: V02a**

Produzione:  
Stefania Alberghi

Verifica:  
ing. Chiara Calissi

Approvazione:  
ing. Alfredo Alunni Macerini

Licenza Autocad n° 3 - 343-0374469 - n° 3 - 343-0424826